

UTI GIULIANA - JULIJSKA MTU

PROGETTO ESECUTIVO

Immobile di via A. Diaz n°20 e P.zza A. Hortis n°1 - TS se di dell'I.T.C. "Gian Rinaldo Carli" e dell'I.T.N. "Tommaso Savoia Duca di Genova" Lavori di manutenzione straordinaria per la messa a norma strutturale, edile, impiantistica, di prevenzione incendi ed abbattimento delle barriere arch. . **Lavori di completamento del 1° Lotto funzionale.**

Redazione: Architetto Paolo Giangrande

Collaboratori:
parte impiantistica: ing. Paolo Zuccolo
parte strutturale: ing. Roberto Bertogna
parte rilievo: geom. Andrea Stradi

Committente: Provincia di Trieste



 






 
 




 
 
 

 


ELABORATO STATO DI PROGETTO

3.4
A - Pianta 4° Piano
scala 1 : 100

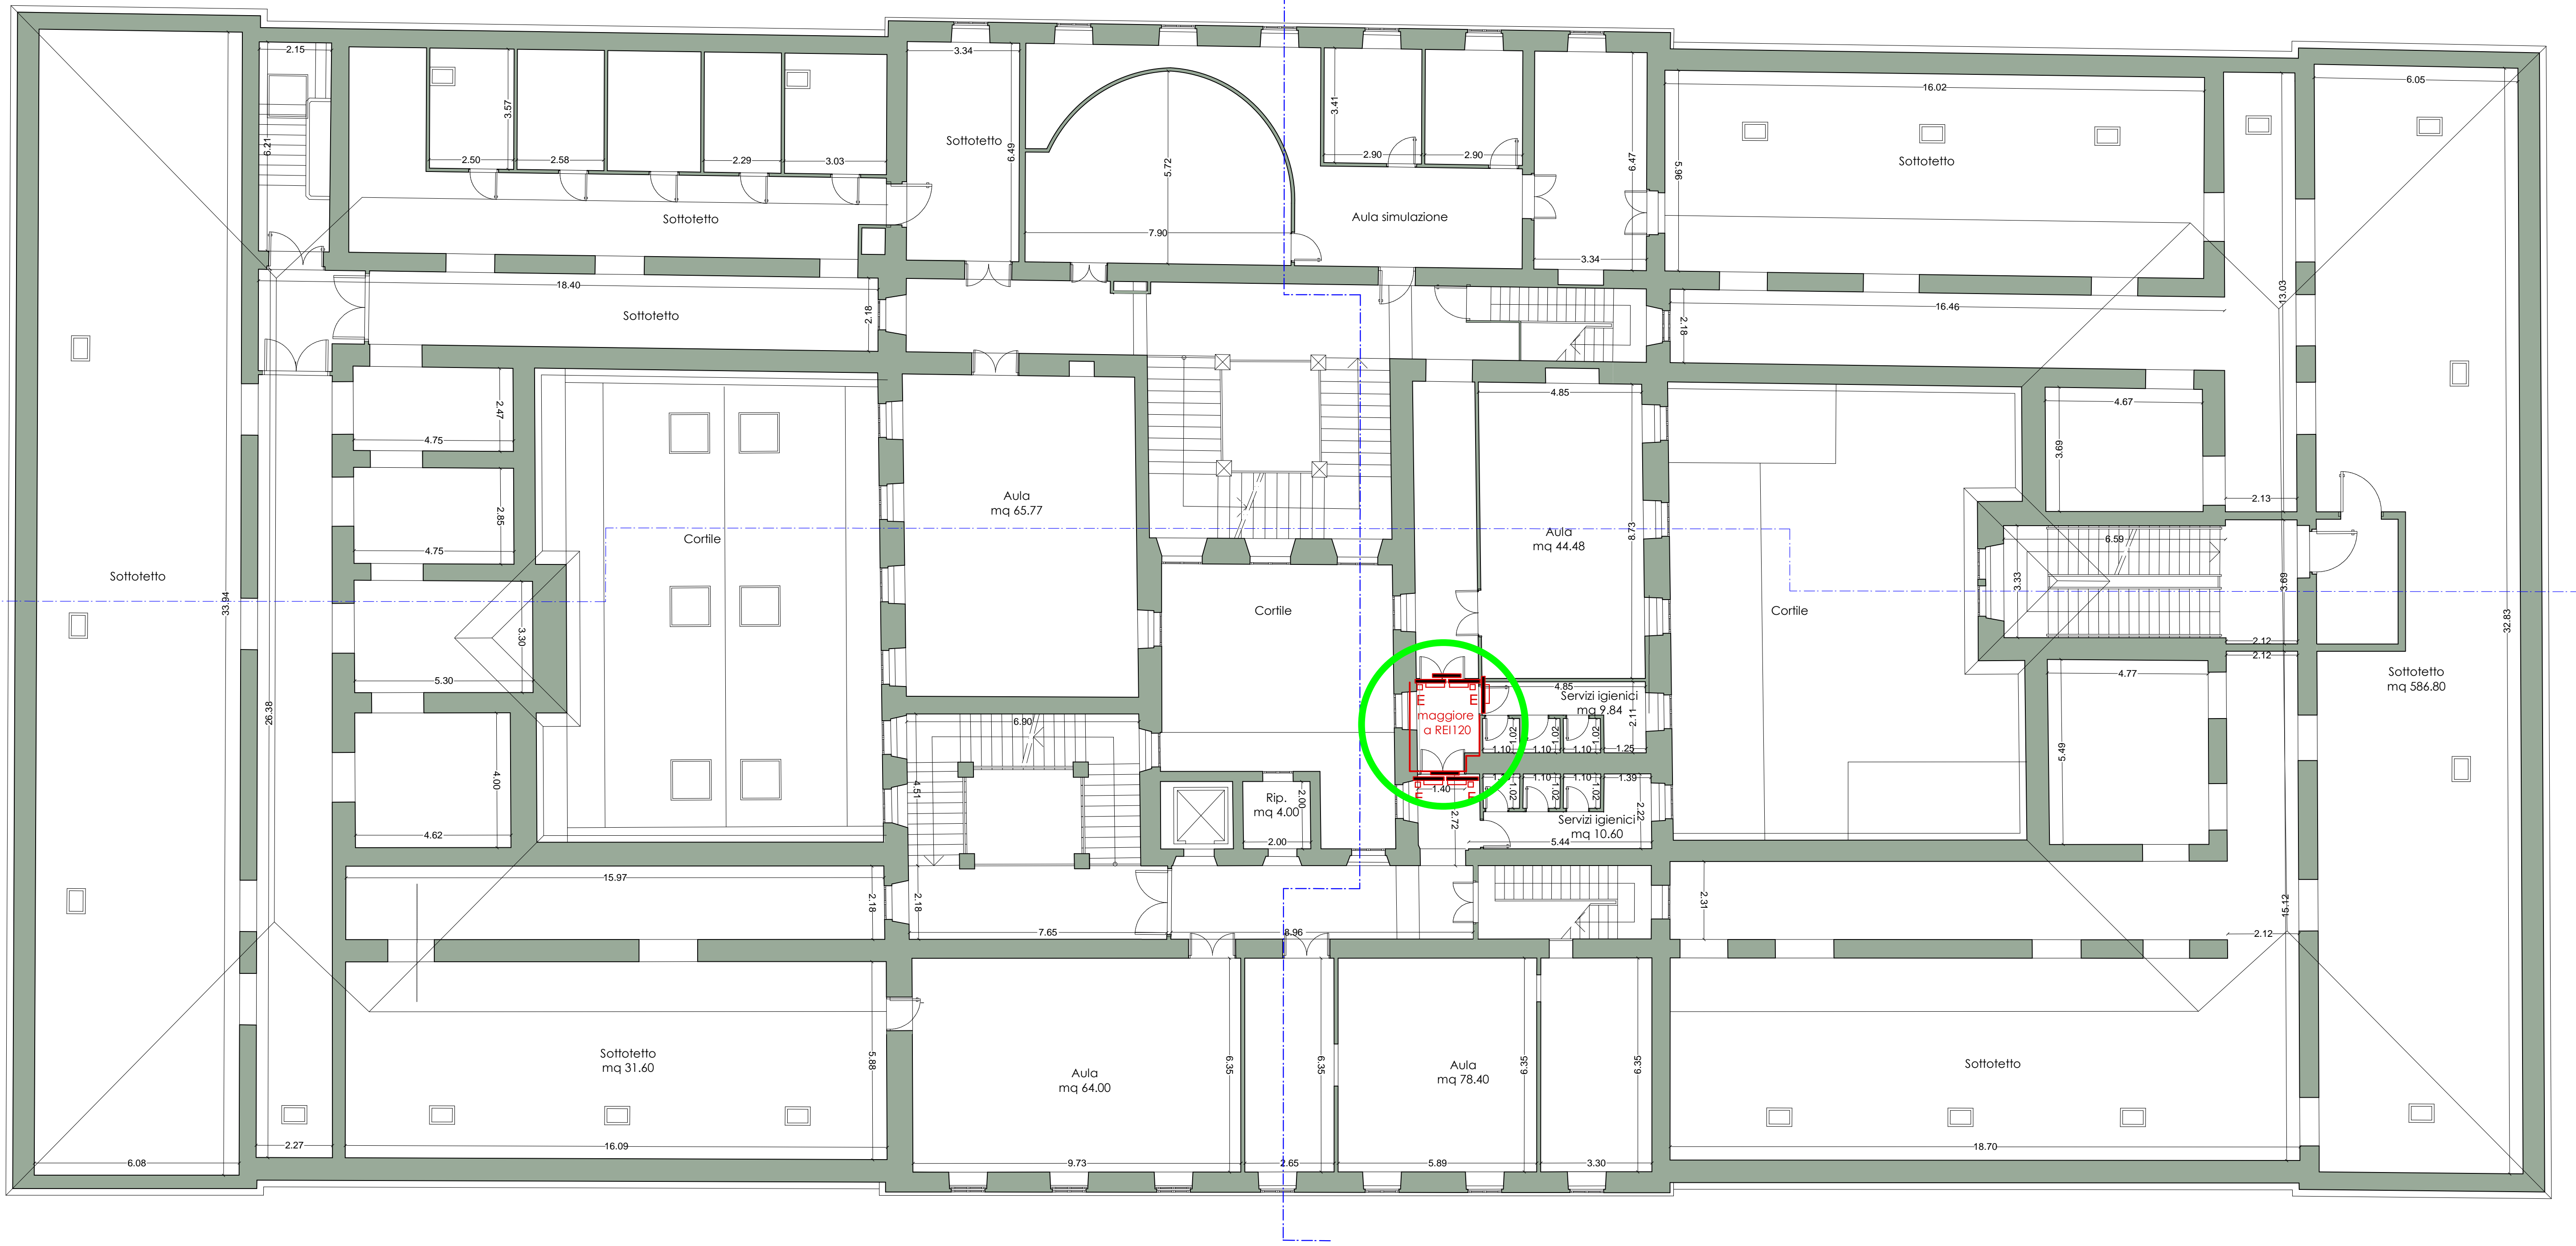
Redazione Data: Novembre 2016
Aggiornamento: Febbraio 2017

Il presente disegno è protetto dalle leggi sulla proprietà intellettuale e pertanto ne è vietata la riproduzione. Qualora nella realizzazione del presente progetto non venissero rispettate le specifiche indicate, senza danno giusto preavviso, il progettista si riserva sollevato da qualsiasi obbligo e responsabilità civile e penale.

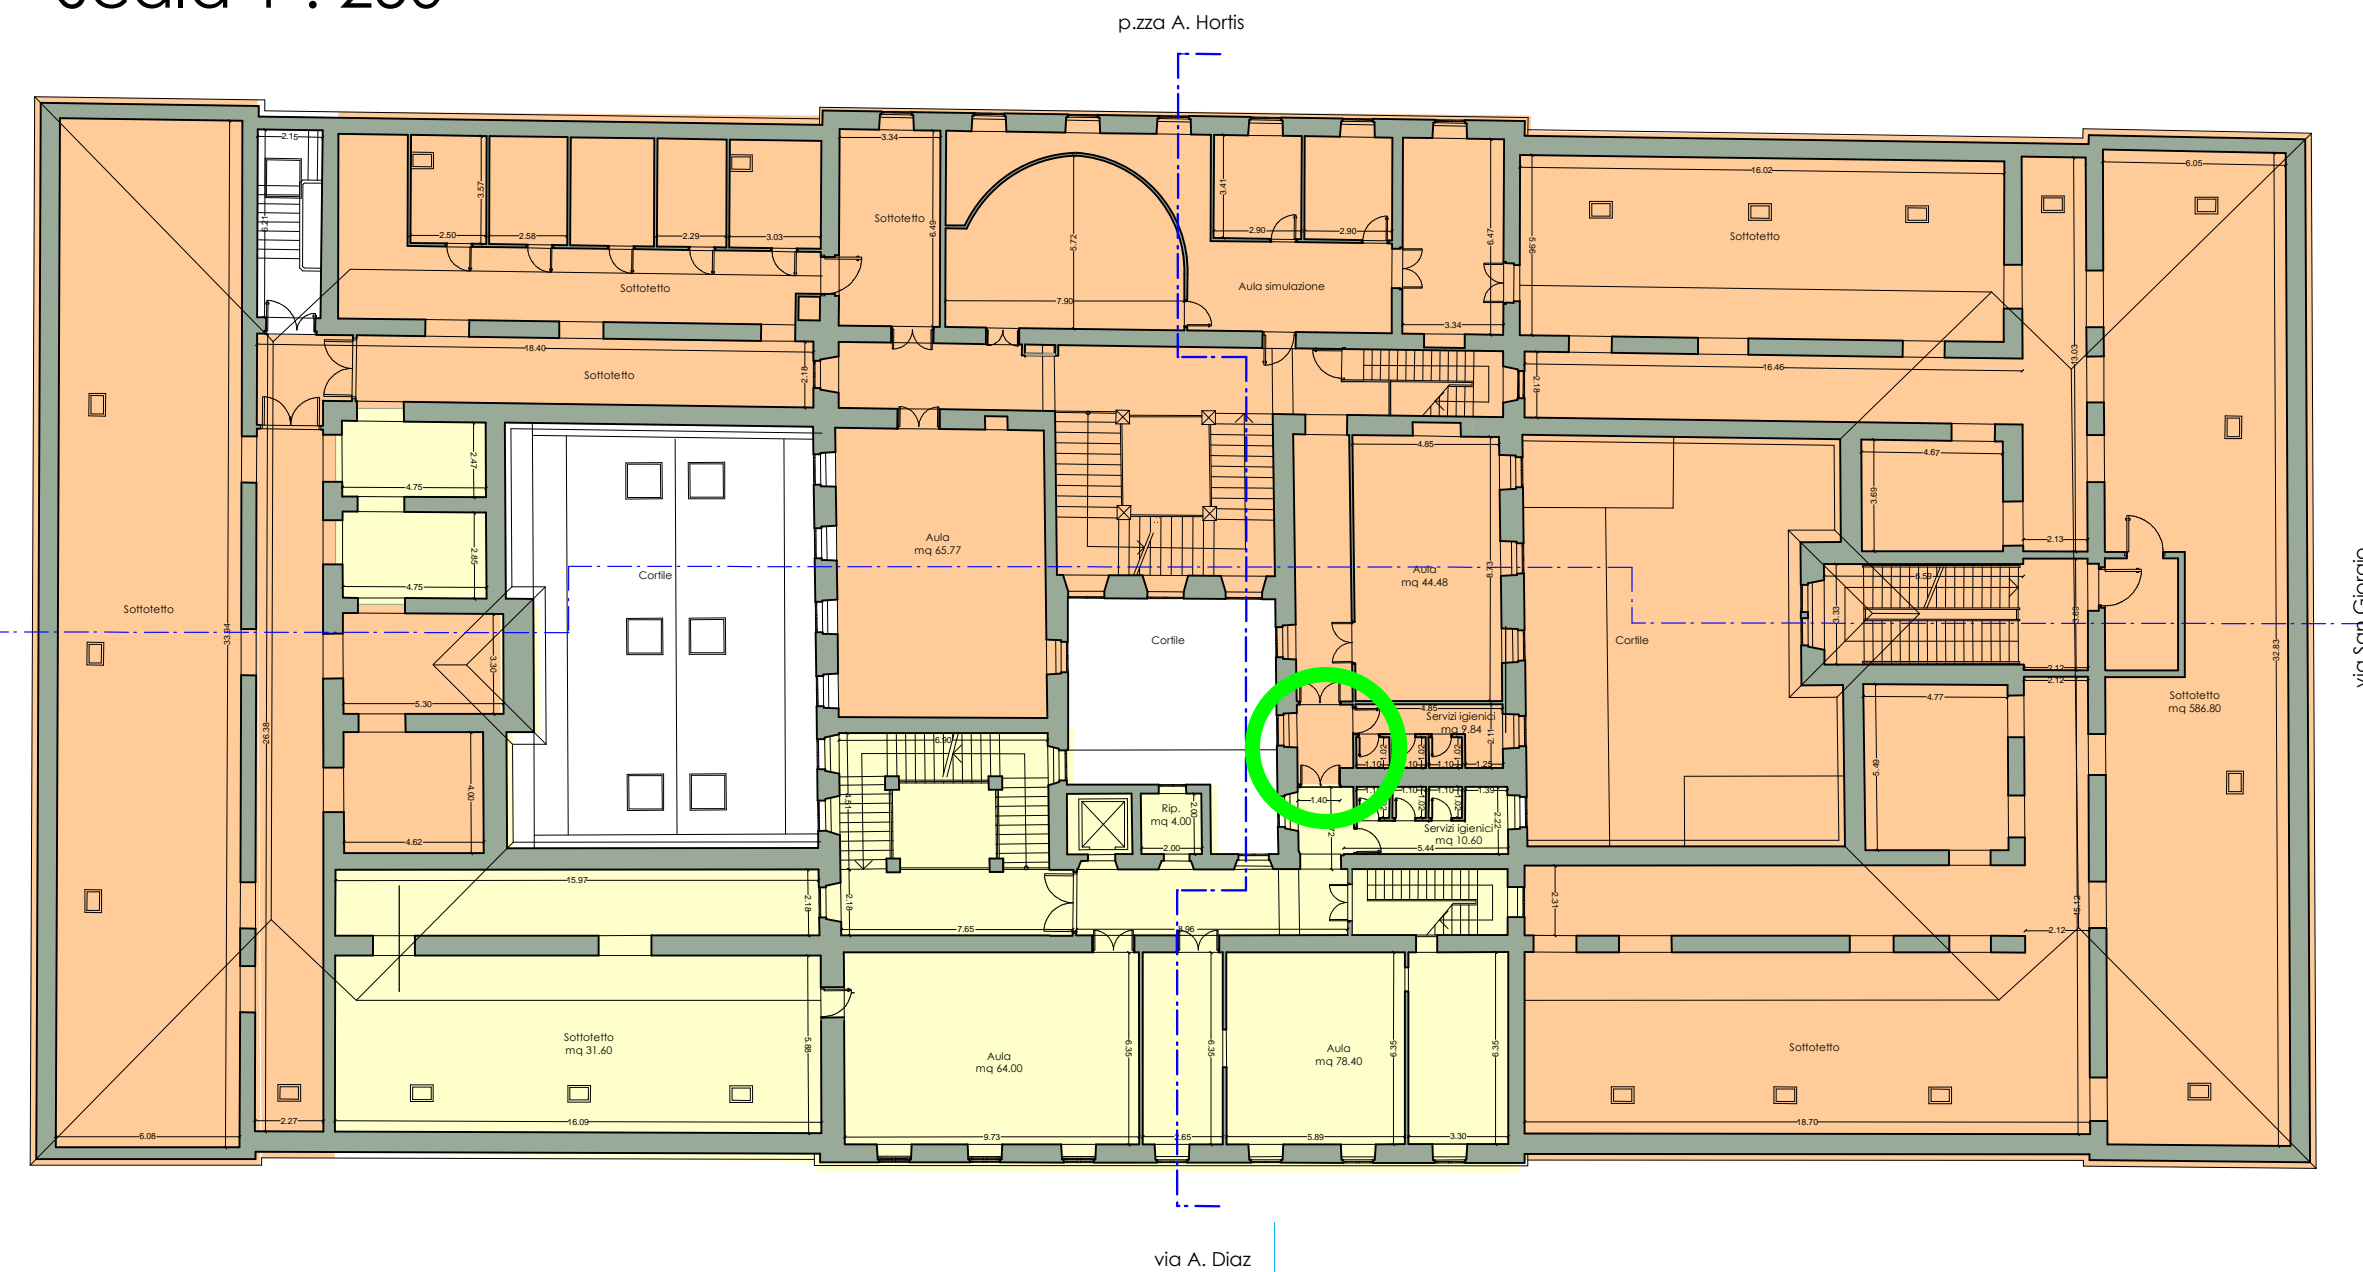
LEGENDA SIMBOLI IMPIANTO ANTINCENDIO

-  PORTA TAGLIAFUOCO REI 120' DOTATA DI MANIGLIONE ANTIPANICO
-  PORTA TAGLIAFUOCO REI 120' DOTATA DI MANIGLIONE ANTIPANICO ED ELETTROMAGNETI
-  INTERRUTTORE ELETTRICO GENERALE DI EMERGENZA
-  ESTINTORE A POLVERE DA 6 kg
-  GRUPPO ATTACCO AUTOPOMPA VV. F. UNI 70
-  COLONNA MONTANTE IMPIANTO ANTINCENDIO
-  IDRANTE UNI 45
-  CONTATORE ACQUA
-  CANALE MONTANTE RIPRESA ARIA
-  CANALE DI MANDATA ARIA DOTATO DI SERRANDA TAGLIAFUOCO
-  VIA DI ESODO IN PIANO
-  VIA DI ESODO IN DISCESA
-  PORTA VIA DI ESODO DOTATA DI MANIGLIONE ANTIPANICO
-  MURO AVENTE RESISTENZA AL FUOCO REI 120'
-  BANCO DI LAVORO PER SALDATURA CON CAPPA DI ASPIRAZIONE
-  BANCO DI LAVORO
-  SALDATRICE ELETTRICA
-  BOMBOLA DI OSSIGENO O ACETILENE
-  EVACUATORE DI FUMO A COMANDO AUTOMATICO MEDIANTE RILEVATORE
-  CENTRALINA RILEVAZIONE INCENDI E FUGHE DI GAS
-  SEGNALATORE OTTICO-ACUSTICO
-  RILEVATORE OTTICO

PLANIMETRIA QUARTO PIANO - stato di progetto
Scala 1 : 100



PLANIMETRIA QUARTO PIANO - stato di progetto
Individuazione sedi ITC e ITN
Scala 1 : 250



 SEDE I.T.N. (NAUTICO)

 ZONA INTERVENTO

 SEDE I.T.C. (CARLI)