


UTI GIULIANA - JULIJSKA MTU	
PROGETTO ESECUTIVO Immobile di via A. Diaz 20 e P.zza A. Hortis 1 - TS se di dell'I.T.C. "Gian Rinaldo Carli" e dell'I.T.N. "Tommaso SavoiaDuca di Genova" Lavori di manutenzione straordinaria per la messa a norma strutturale, edile, impiantistica, di prevenzione incendi ed abbattimento delle barriere arch. . Lavori di completamento del 1° Lotto funzionale.	
Redazione:	Architetto Paolo Giangrande
Collaboratori: parte impiantistica:	ing. Paolo Zuccolo
parte strutturale:	ing. Roberto Bertogna
parte rilievo:	geom. Andrea Stradi
Committente:	Provincia di Trieste
ELABORATO 3.5 A	STATO DI PROGETTO - Pianta Sottotetto scala 1 : 100
Redazione Data: Aggiornamento:	Novembre 2016 Febbraio 2017
<small>Il presente disegno è protetto dalle leggi sulla proprietà intellettuale e pertanto ne è vietata la riproduzione. Qualora nella realizzazione del presente progetto non venissero rispettate le specifiche indicate, senza darne giusto preavviso, il progettista si riterrà sollevato da qualsiasi obbligo e responsabilità civile e penale.</small>	

LEGENDA SIMBOLI IMPIANTO ANTINCENDIO	
	PORTA TAGLIAFUOCO REI 120' DOTATA DI MANIGLIONE ANTIPANICO
	PORTA TAGLIAFUOCO REI 120' DOTATA DI MANIGLIONE ANTIPANICO ED ELETTROMAGNETI
	INTERRUTTORE ELETTRICO GENERALE DI EMERGENZA
	ESTINTORE A POLVERE DA 6 kg
	GRUPPO ATTACCO AUTOPOMPA VV. F. UNI 70
	COLONNA MONTANTE IMPIANTO ANTINCENDIO
	IDRANTE UNI 45
	CONTATORE ACQUA
	CANALE MONTANTE RIPRESA ARIA
	CANALE DI MANDATA ARIA DOTATO DI SERRANDA TAGLIAFUOCO
	VIA DI ESODO IN PIANO
	VIA DI ESODO IN DISCESA
	PORTA VIA DI ESODO DOTATA DI MANIGLIONE ANTIPANICO
	MURO AVENTE RESISTENZA AL FUOCO REI 120'
	BANCO DI LAVORO PER SALDATURA CON CAPPA DI ASPIRAZIONE
	BANCO DI LAVORO
	SALDATRICE ELETTRICA
	BOMBOLA DI OSSIGENO O ACETILENE
	EVACUATORE DI FUMO A COMANDO AUTOMATICO MEDIANTE RILEVATORE
	CENTRALINA RILEVAZIONE INCENDI E FUGHE DI GAS
	SEGNALATORE OTTICO-ACUSTICO
	RILEVATORE OTTICO

PLANIMETRIA SOTTOTETTO - stato di progetto
Individuazione sedi ITC e ITN
Scala 1 : 250

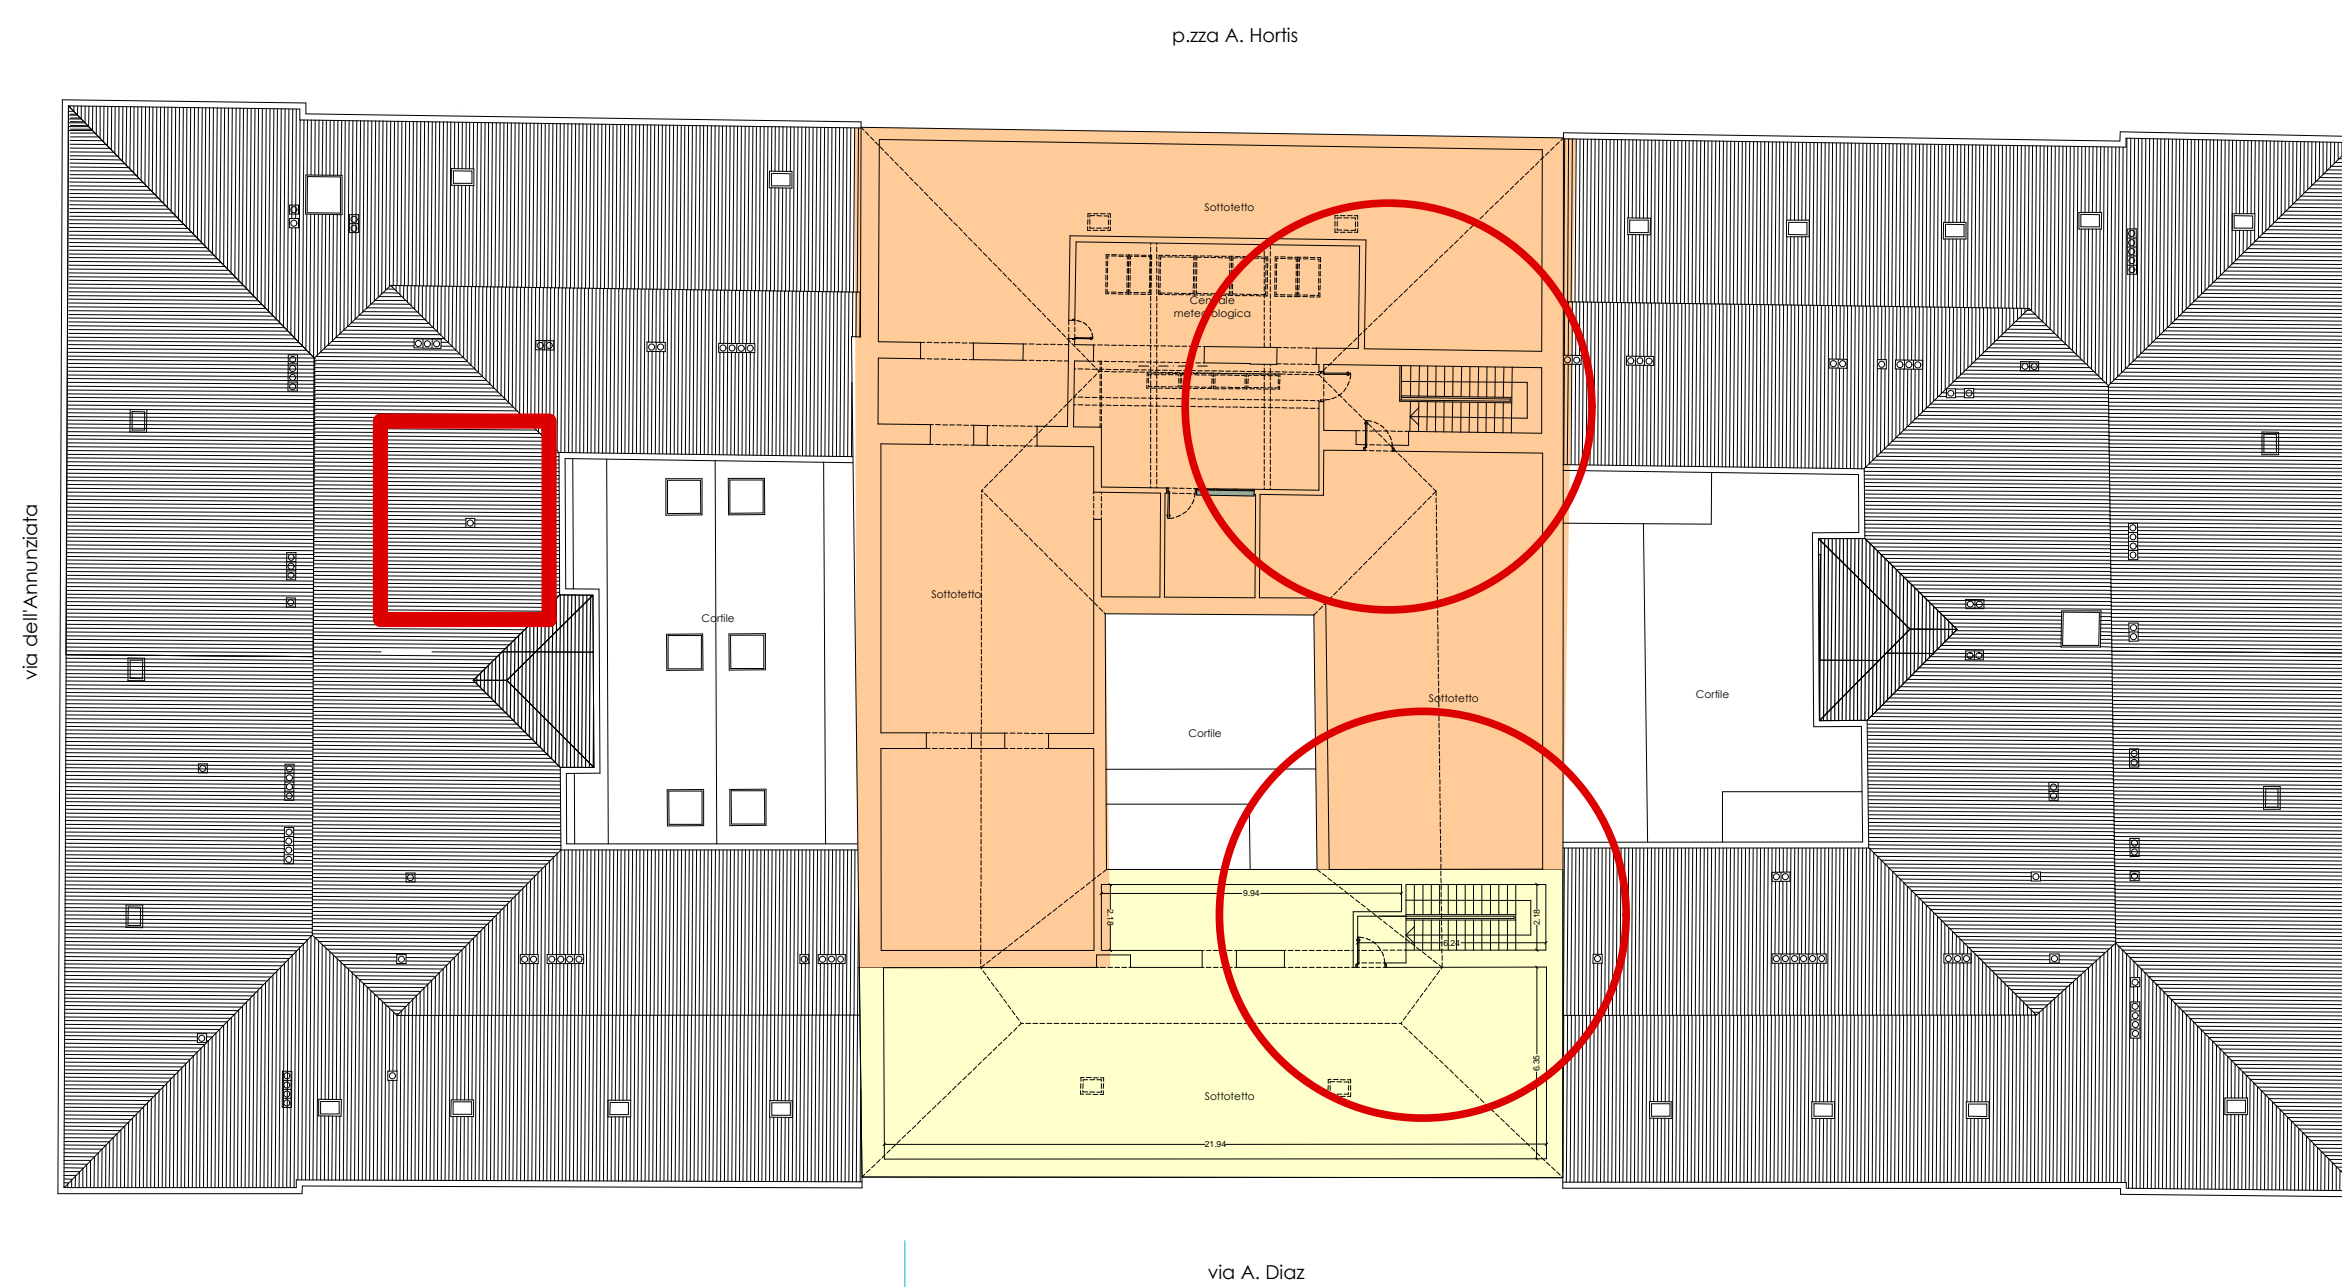

PLANIMETRIA SOTTOTETTO - stato di progetto
Scala 1 : 100



- SEDE I.T.N. (NAUTICO)
- SEDE I.T.C. (CARLI)

ZONA INTERVENTO